




正面図

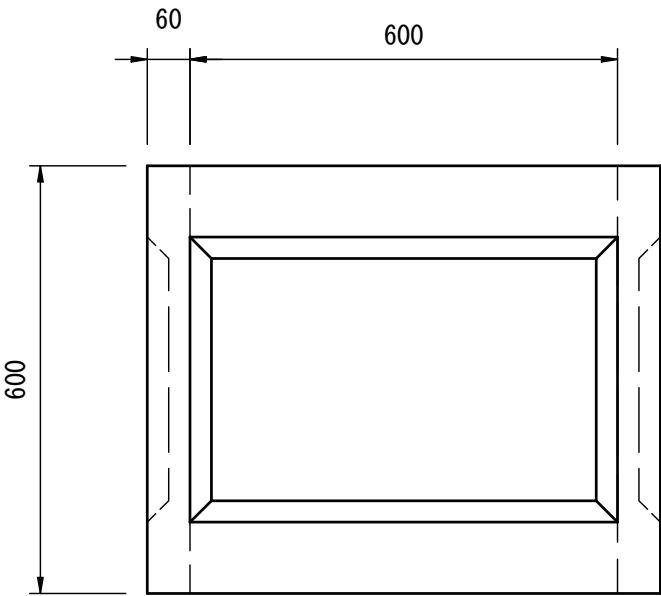

側面図

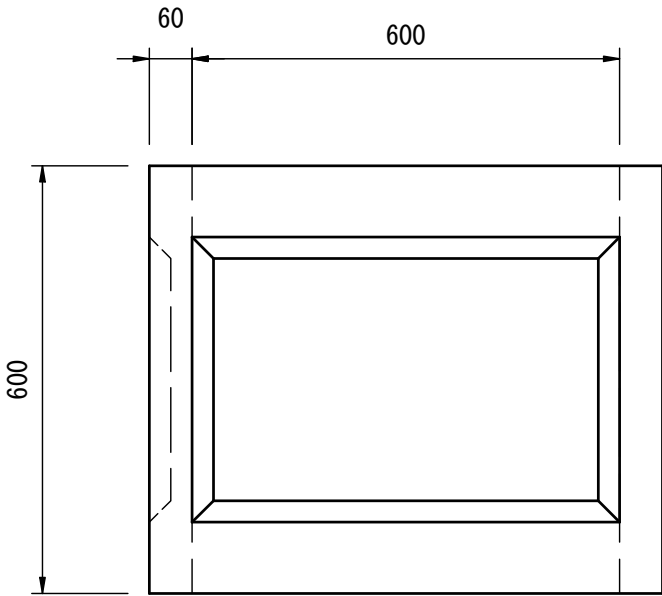

平面図

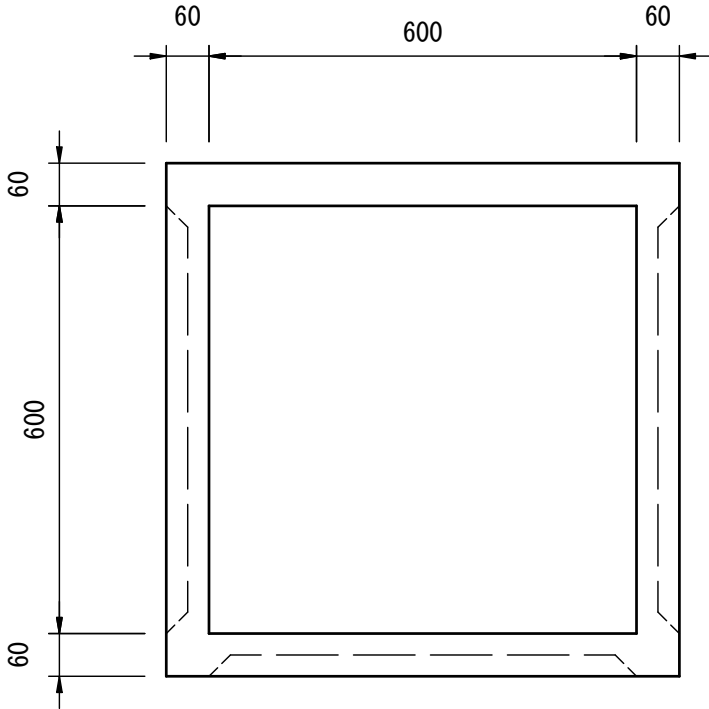

名称	フリューム用分水口			規格	B 600×600×600
年月	H14. 4	縮尺	S=1／15	図番	
社名	(株) 高 見 澤				